
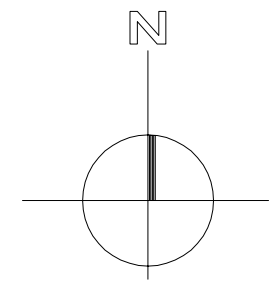



**CAN CARMANY. VEÏNAT DE CLARÀ**  
SITUACIÓ E. 1/10.000

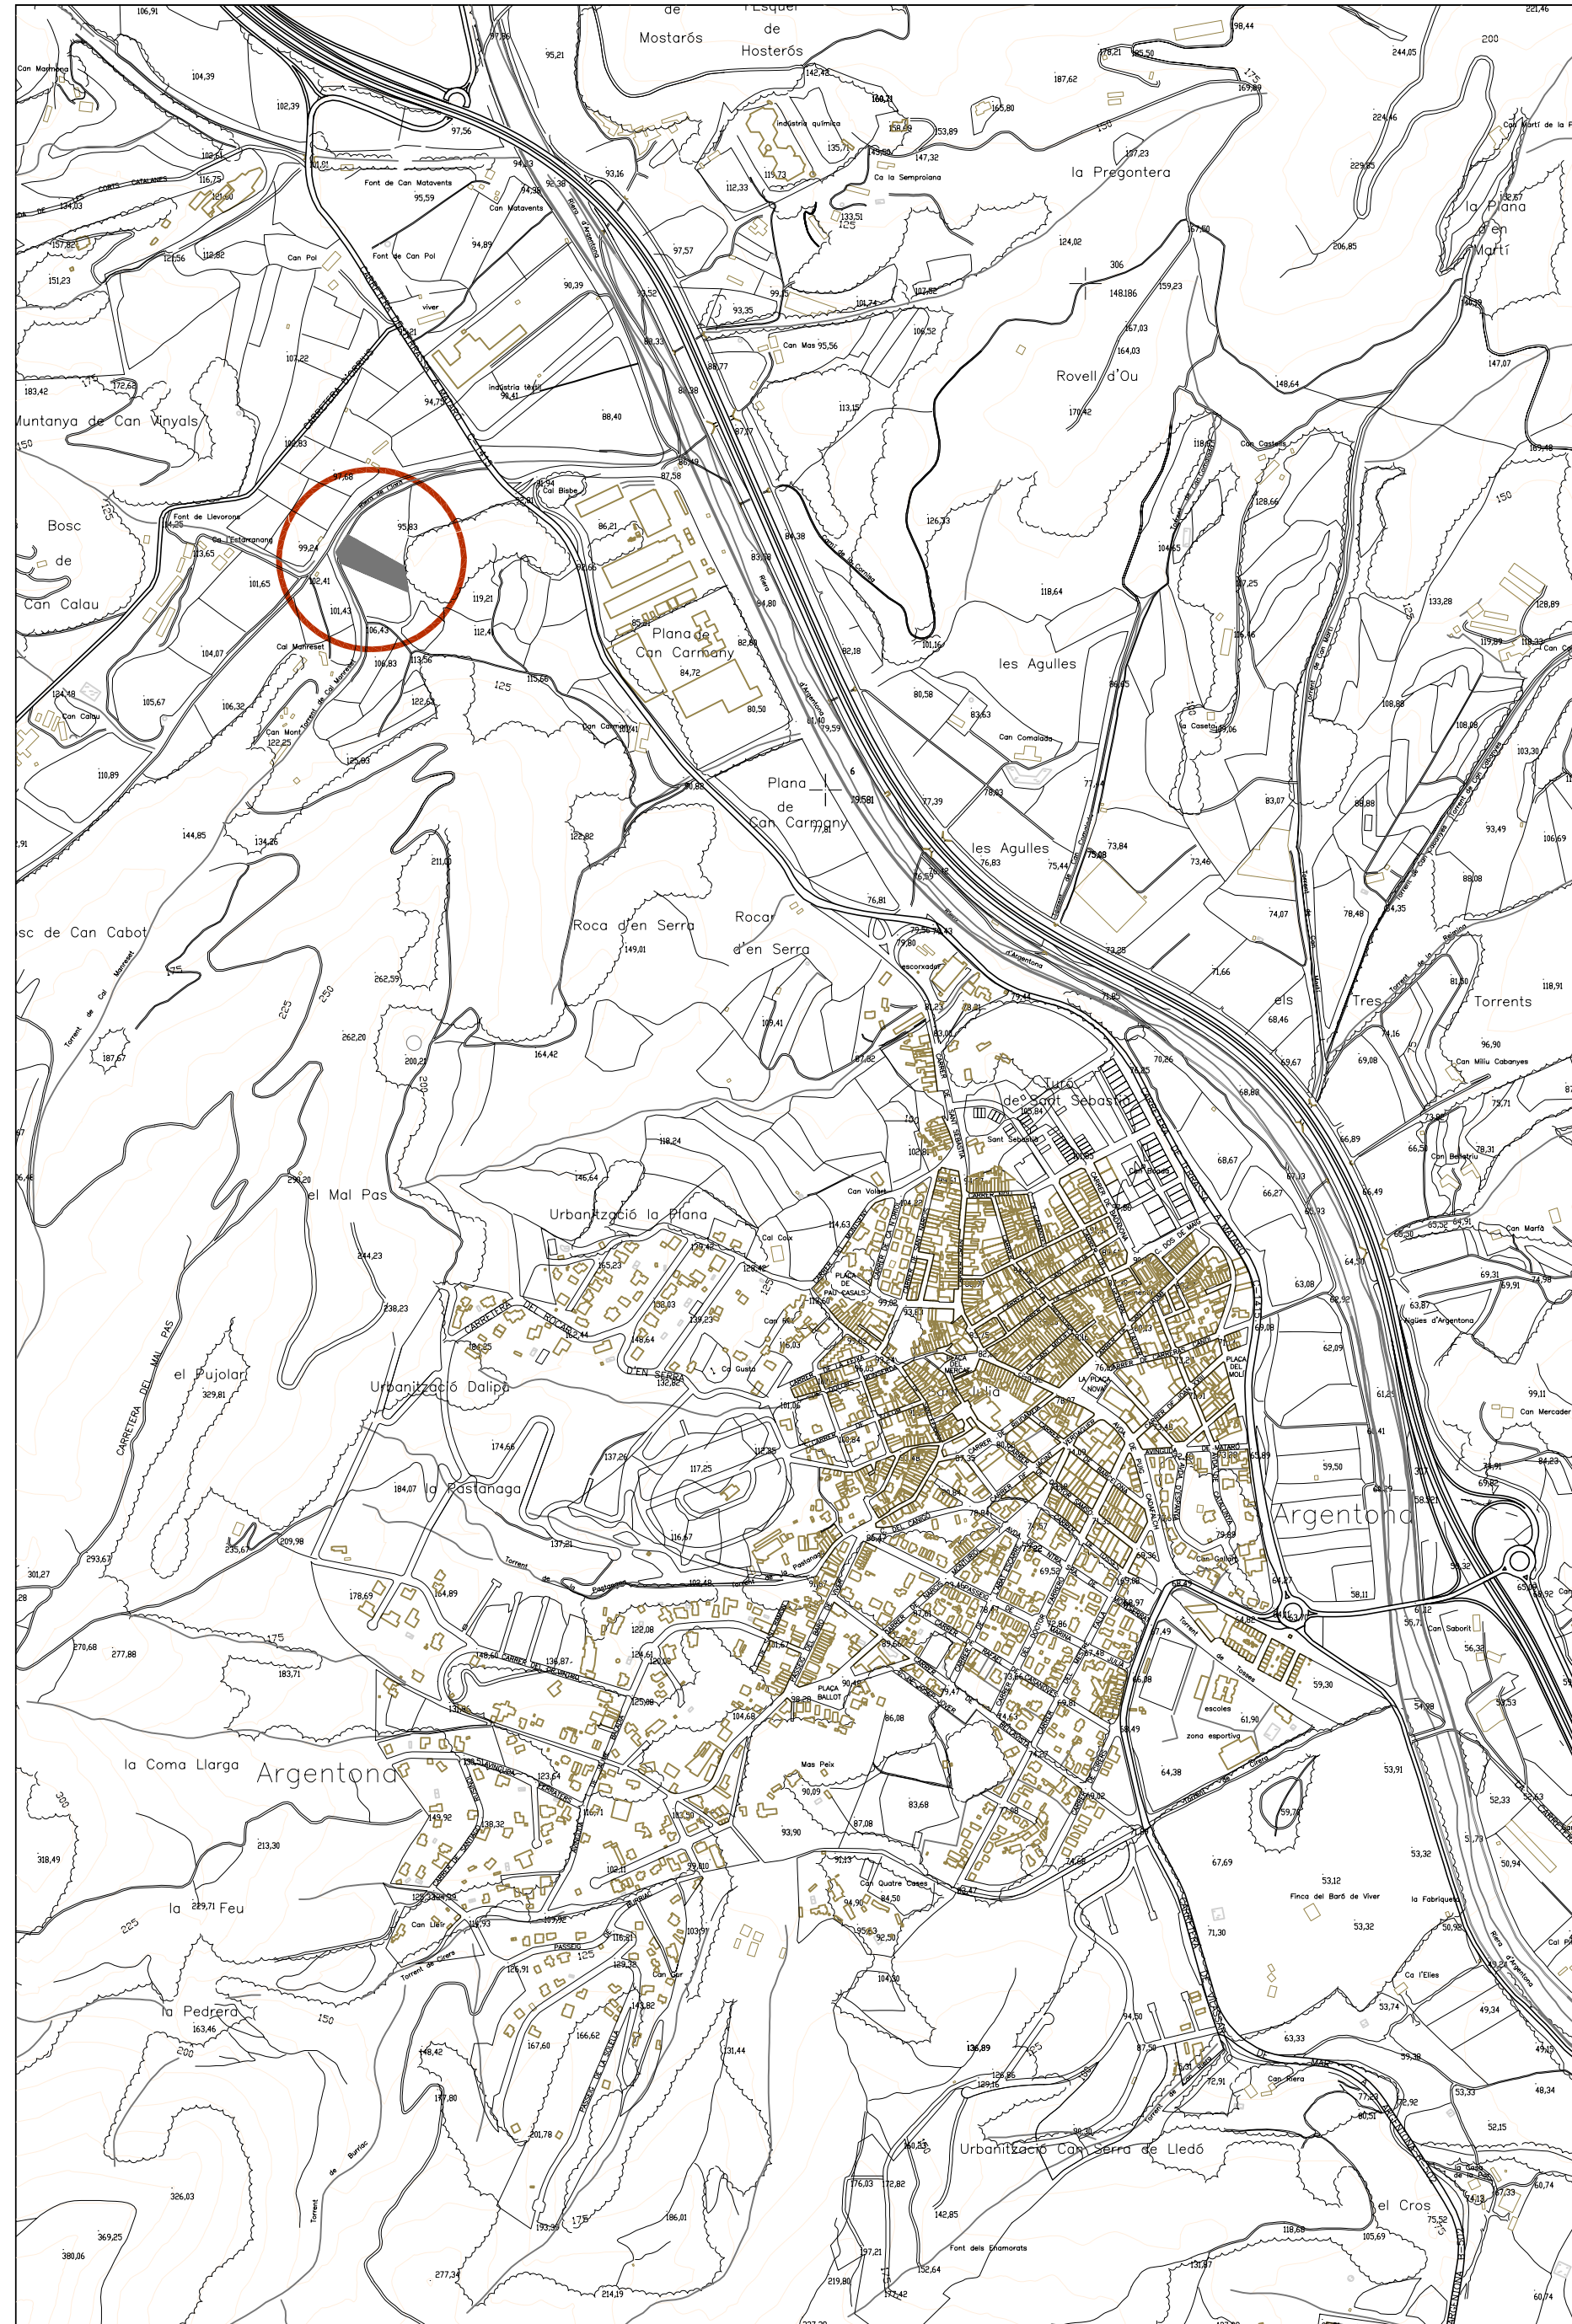

O T C

 **Diputació  
Barcelona**  
xarxa de municipis

Institució  
 **CONSELL  
COMARCAL  
DEL MARESME**

Títol del treball  
**PROJECTE D'EXECUCIÓ DEL CENTRE  
D'ATENCIÓ D'ANIMALS DOMÈSTICS  
DE COMPANYIA AL MARESME. FASE 1**

Títol del plànol  
**SITUACIÓ I ÍNDEX DE PLÀNOLS**

Data: **Maig 2003**      Escala: **1:10.000**      Núm. plànol: **01**      Nom arxiu inf.: **01-MA-SI-100.dwg**

| NÚM. | TÍTOL DEL PLÀNOL   | ARXIU AutoCAD V.2000       |
|------|--|----------------------------|
| 1    | SITUACIÓ. ÍNDEX DE PLANOS.                                     | 01-MA-SI-10000.dwg         |
| 2.1  | TOPOGRÀFIC ORIGINAL I SERVEIS EXISTENTS. E/ 1/500              | 02.1-2-MA-TO.dwg           |
| 2.2  | TOPOGRÀFIC ORIGINAL I SERVEIS EXISTENTS. E/ 1:200              | 02.1-2-MA-TO.dwg           |
| 2.3  | IMPLANTACIÓ, URBANITZACIÓ GENERAL. PL COBERTES                 | 02.3-MA-IP-200.dwg         |
| 2.4  | SECCIONS GENERALS. ESTAT ACTUAL I PROJECTE                     | 02.4-MA-IS-100.dwg         |
| 2.5  | TOPOGRÀFIC MODIFICAT. REPLANTEIG                               | 02.5-MA-RE-200.dwg         |
| 3.1  | COTES I SUPERFÍCIES  | 03.1-MA-CO-50.dwg          |
| 3.2  | PLANTA MOBILIARI I ACABATS. BARRERES ARQUITECTÒNIQUES          | 03.2-MA-DI-50.dwg          |
| 4.0  | ALÇATS I SECCIONS DE L'EDIFICI                                 | 04-MA-AS-50.dwg            |
| 5.0  | SANEJAMENT I DEPURACIÓ D'AIGÜES                                | 05.1-MA-FS-100.dwg         |
| 6.0  | ESTRUCTURA   | 06-MA-EST-20.dwg           |
| 7.1  | DETALLS CONSTRUCTIUS. EDIFICI PRINCIPAL                        | 07.1-MA-DET-20.dwg         |
| 7.2  | DETALLS CONSTRUCTIUS. SALA RECEPCIÓ-EXPLORACIÓ D'ANIM.         | 07.2-MA-DET-20.dwg         |
| 7.3  | DETALLS CONSTRUCTIUS. GOSSERES I GATERES                       | 07.3-MA-DET-20.dwg         |
| 7.4  | DETALLS TIPUS DELS TANCAMENTS DE BLOC DE TERMOARGILA           | 07.4-MA-DET-20.dwg         |
| 8    | FUSTERIA I MANYERIA  | 08-MA-FUS-50.dwg           |
| 9.1  | INSTAL·LACIÓ DE FONTANERIA I AIGUA SANITARIA DE CAPTACIÓ SOLAR | 09.1-MA-IN-100.dwg         |
| 9.2  | INSTAL·LACIÓ D'ELECTRICITAT, ALARMES, CONTRAINCENDIS I TELEF.  | 09.2-MA-IN-ELE-ALA-100.dwg |
| 10   | SEGURETAT I SALUT EN LA CONSTRUCCIÓ                            | 10-MA-SS-100.dwg           |

El tècnic redactor  
**ÀLEX EGEA I GUARDIOLA**      Arquitecte  
Col.laboradors  
**ANNA CLARIMON I ALSINA**      Arquitecte  
**SALVADOR AUGÉ JIMÉNEZ**      Estudiant

Aprovació municipal

Signat